
 


KLAD LISTŮ:



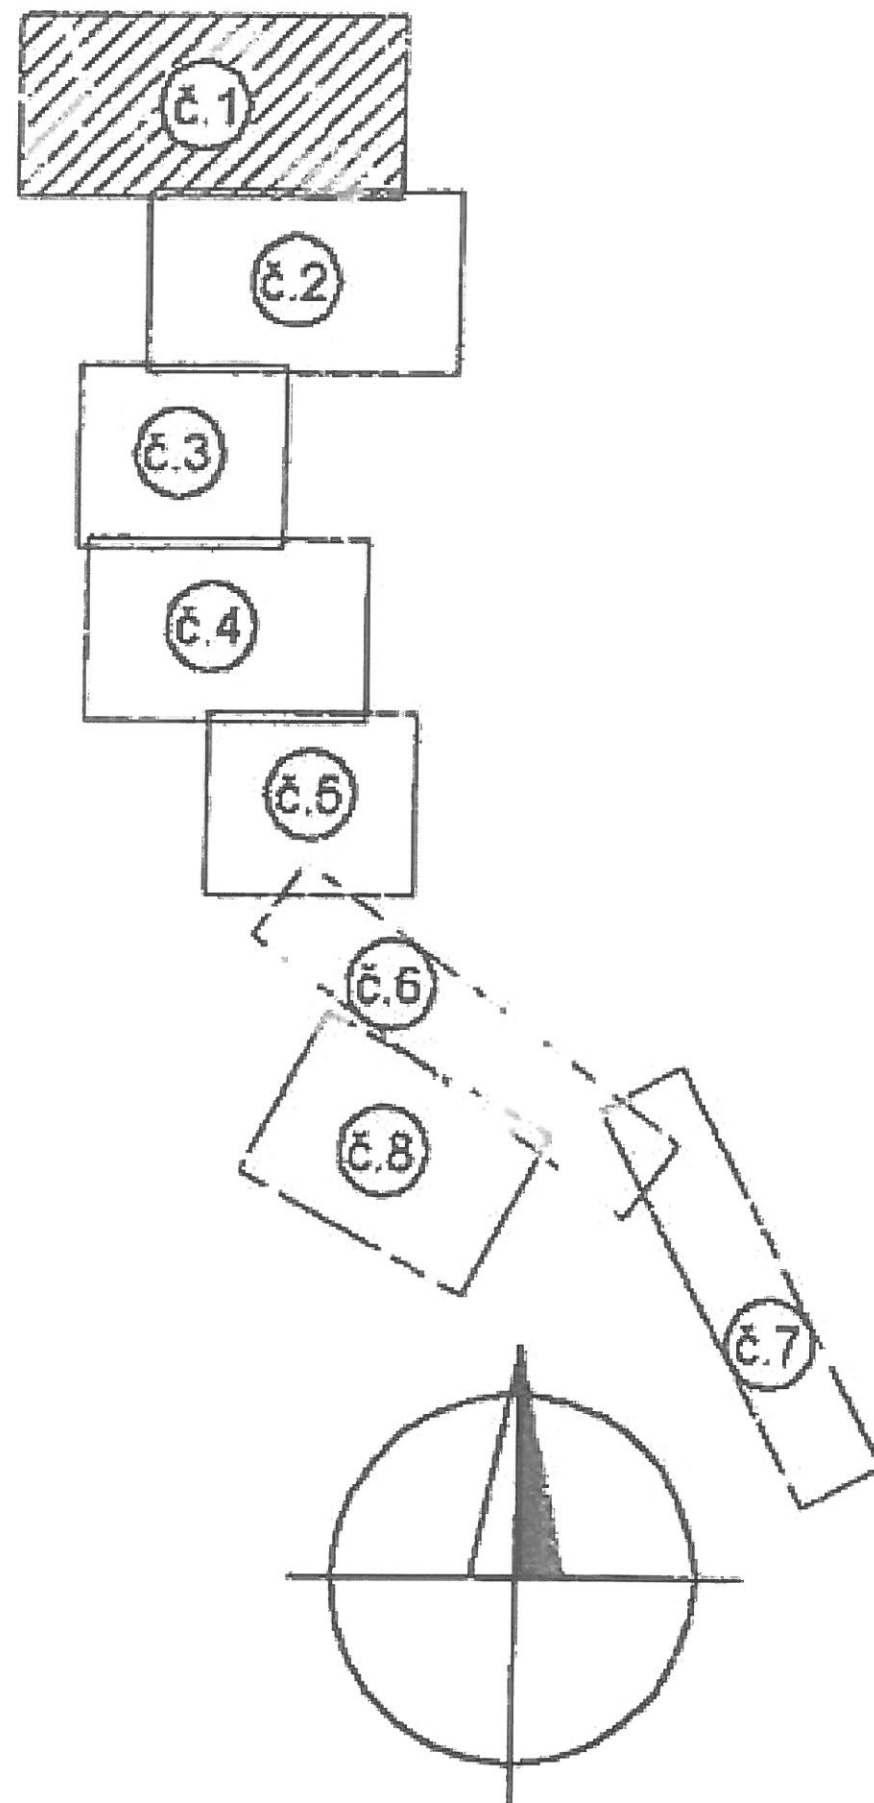

- LEGENDA:**
- NAVRHOVANÁ OSVĚTLIČENÁ SPLAŠKOVÁ KANALIZACE – SO 01
 - NAVRHOVANÁ TLAKOVÁ SPLAŠKOVÁ KANALIZACE – SO 02
 - NAVRHOVANÝ VÝTLAČNÝ ŘAD – SO 07, SO 08
 - DP – NAVRHOVANÁ DOMOVNÍ PŘÍPOJKA – OSVĚTLIČENÍ – SO 03
 - DP – NAVRHOVANÁ DOMOVNÍ PŘÍPOJKA – TLAKOVÁ – SO 03
 - PŘELOŽKA VODOVODU
 - HRANICE PARCEL A BUDOV DLE KH
 - HRANICE KATASTRÁLNÍHO ÚZEMÍ
 - DOTYČNÉ POZEMKY




Soutěžní systém JTSK
Výškový systém BpV
k. ú. Všetaty u Říčan

VSV-ENGINEERING S.r.o. Stavovská 63/228, 150 00 Praha 5	Reditel HSP Ing. Petr Broukal	Výkres Ing. Jan Vrána	Směrnice XXIV/252/14-SRO
	Obec Všetaty	DSPS	Formát 12 x A ₄
Kanalizace Všetaty			
Číslo 10.2015			
Měřítko 1:500			
Příloha Koordinátní situace č. 1			

LEGENDA:


- NAVROVANÁ GRAVITAČNÍ SPLAŠKOVÁ KANALIZACE - SO 01
- NAVROVANÁ TLAKOVÁ SPLAŠKOVÁ KANALIZACE - SO 02
- NAVROVANÝ VÝTLAČNÝ ŘAD - SO 07, SO 08
- DP - NAVROVANÁ DOMOVNÍ PŘÍPOJKA - GRAVITAČNÍ - SO 03
- DP - NAVROVANÁ DOMOVNÍ PŘÍPOJKA - TLAKOVÁ - SO 03
- PŘELOŽKA VODOVODU
- HRANICE PARCEL A BUDOV DLE KN
- HRANICE KATASTRÁLNÍHO ÚZEMÍ
- DOTČENÉ POZEMKY

KLAD LISTŮ:

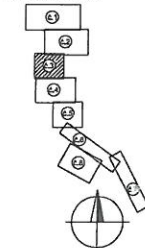

Souřadnicový systém JTSK
Výškový systém BpV
k. ú. Všešary u Říčan


VSV-ENGINEERING s.r.o. Staropramenná 654/29, 150 00 Praha 5		Ředitel HIP Vladislav Vacovský Ing. Petr Broukal
Stavebník Obec Všešary		ZP Vyracoval Ing. Jan Vrkoč
Akce Kanalizace Všešary		Smlouva XXIV/352/14-SRO
Část:		Datum 10.2015
Příloha:		Měřítko 1:500
Koordináční situace č. 3		Příloha č. C 1 3 - - - -

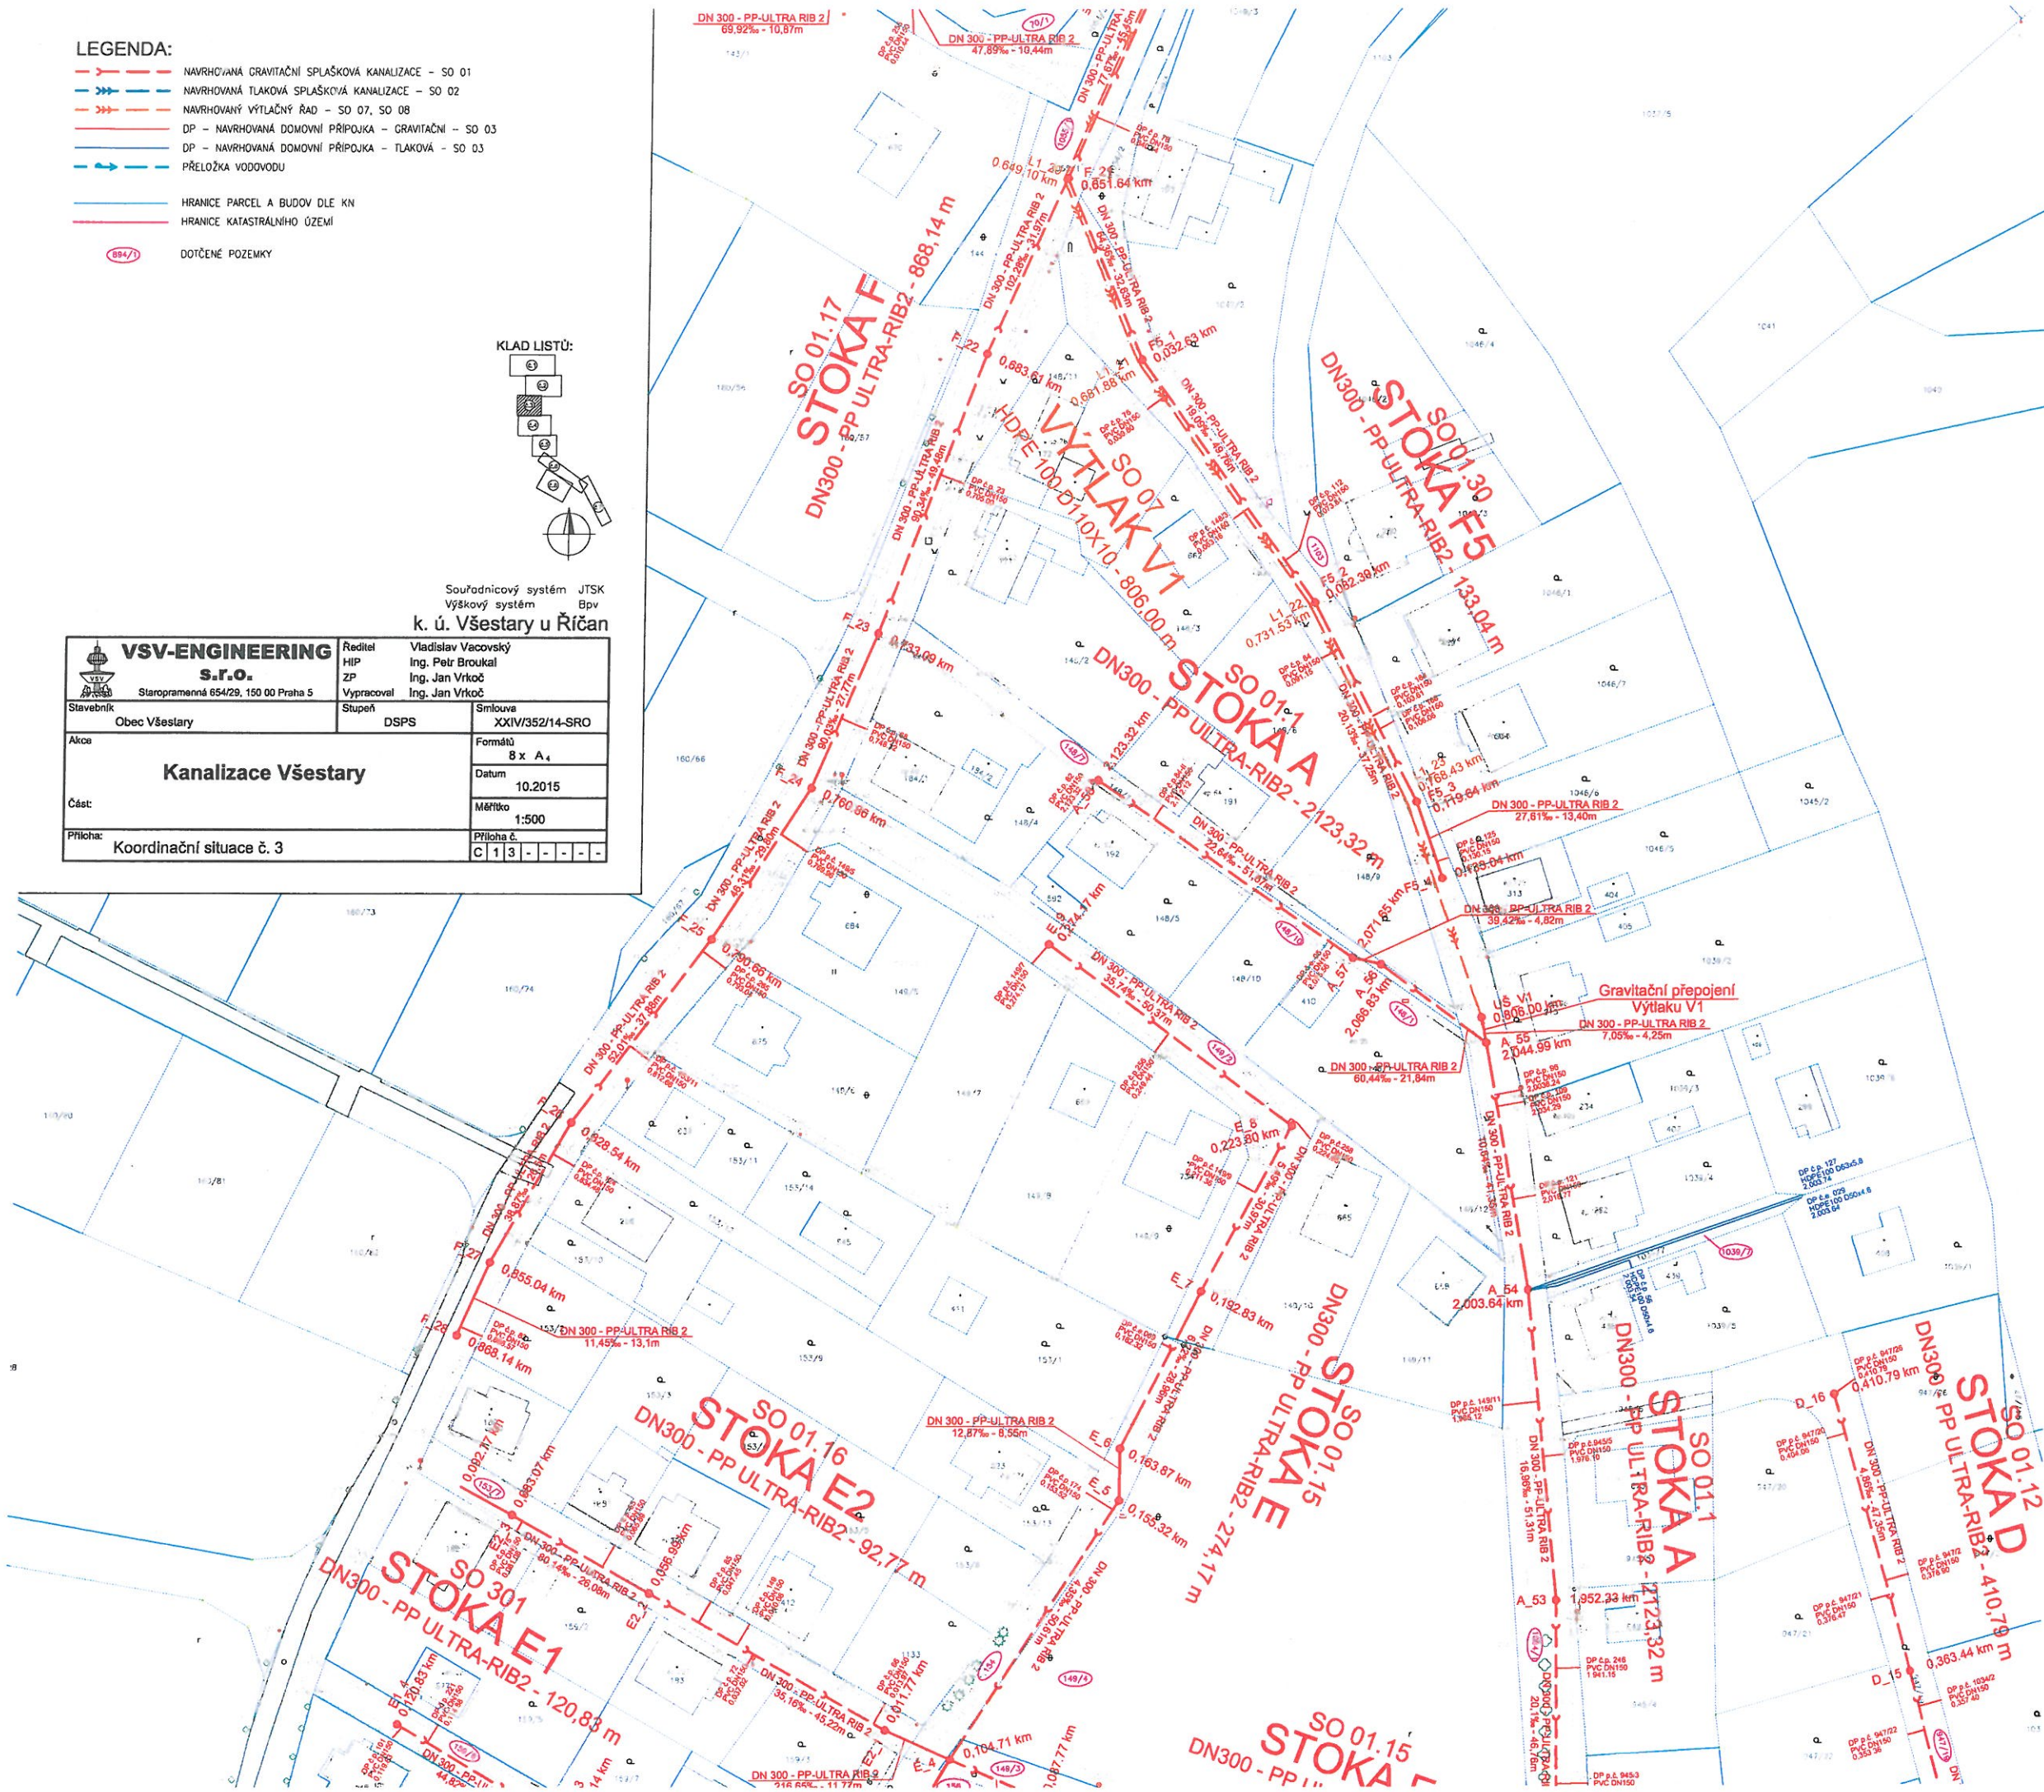

LEGENDA:


- NAVROVANÁ GRAVITAČNÍ SPLAŠKOVÁ KANALIZACE - SO 01
- NAVROVANÁ TLAKOVÁ SPLAŠKOVÁ KANALIZACE - SO 02
- NAVROVANÝ VÝTLAČNÝ ŘAD - SO 07, SO 08
- DP - NAVROVANÁ DOMOVNÍ PŘÍPOJKA - GRAVITAČNÍ - SO 03
- DP - NAVROVANÁ DOMOVNÍ PŘÍPOJKA - TLAKOVÁ - SO 03
- PŘELOŽKA VODOVODU
- HRANICE PARCEL A BUDOV DLE KN
- HRANICE KATASTRÁLNÍHO ÚZEMÍ
- DOTČENÉ POZEMKY


KLAD LISTŮ:

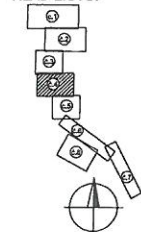


Souřadnicový systém JTSK
Výškový systém Bpv
k. ú. Všeřtary u Říčan

		Vladislav Vacovský Ing. Petr Broukal Ing. Jan Vrkoč Ing. Jan Vrkoč	
Staropramenná 654/20, 150 00 Praha 5		Reditel HIP ZP Vypracoval	Smlouva XXIV/352/14-SRO
Služebník	Obec Všeřtary	Stupeň	DSPS
Akce		Formát 10 x A ₄	
Kanalizace Všeřtary		Datum 10.2015	
Část		Měřítko 1:500	
Příloha:	Koordinační situace č. 4	Příloha č. C 1 4 - - - -	

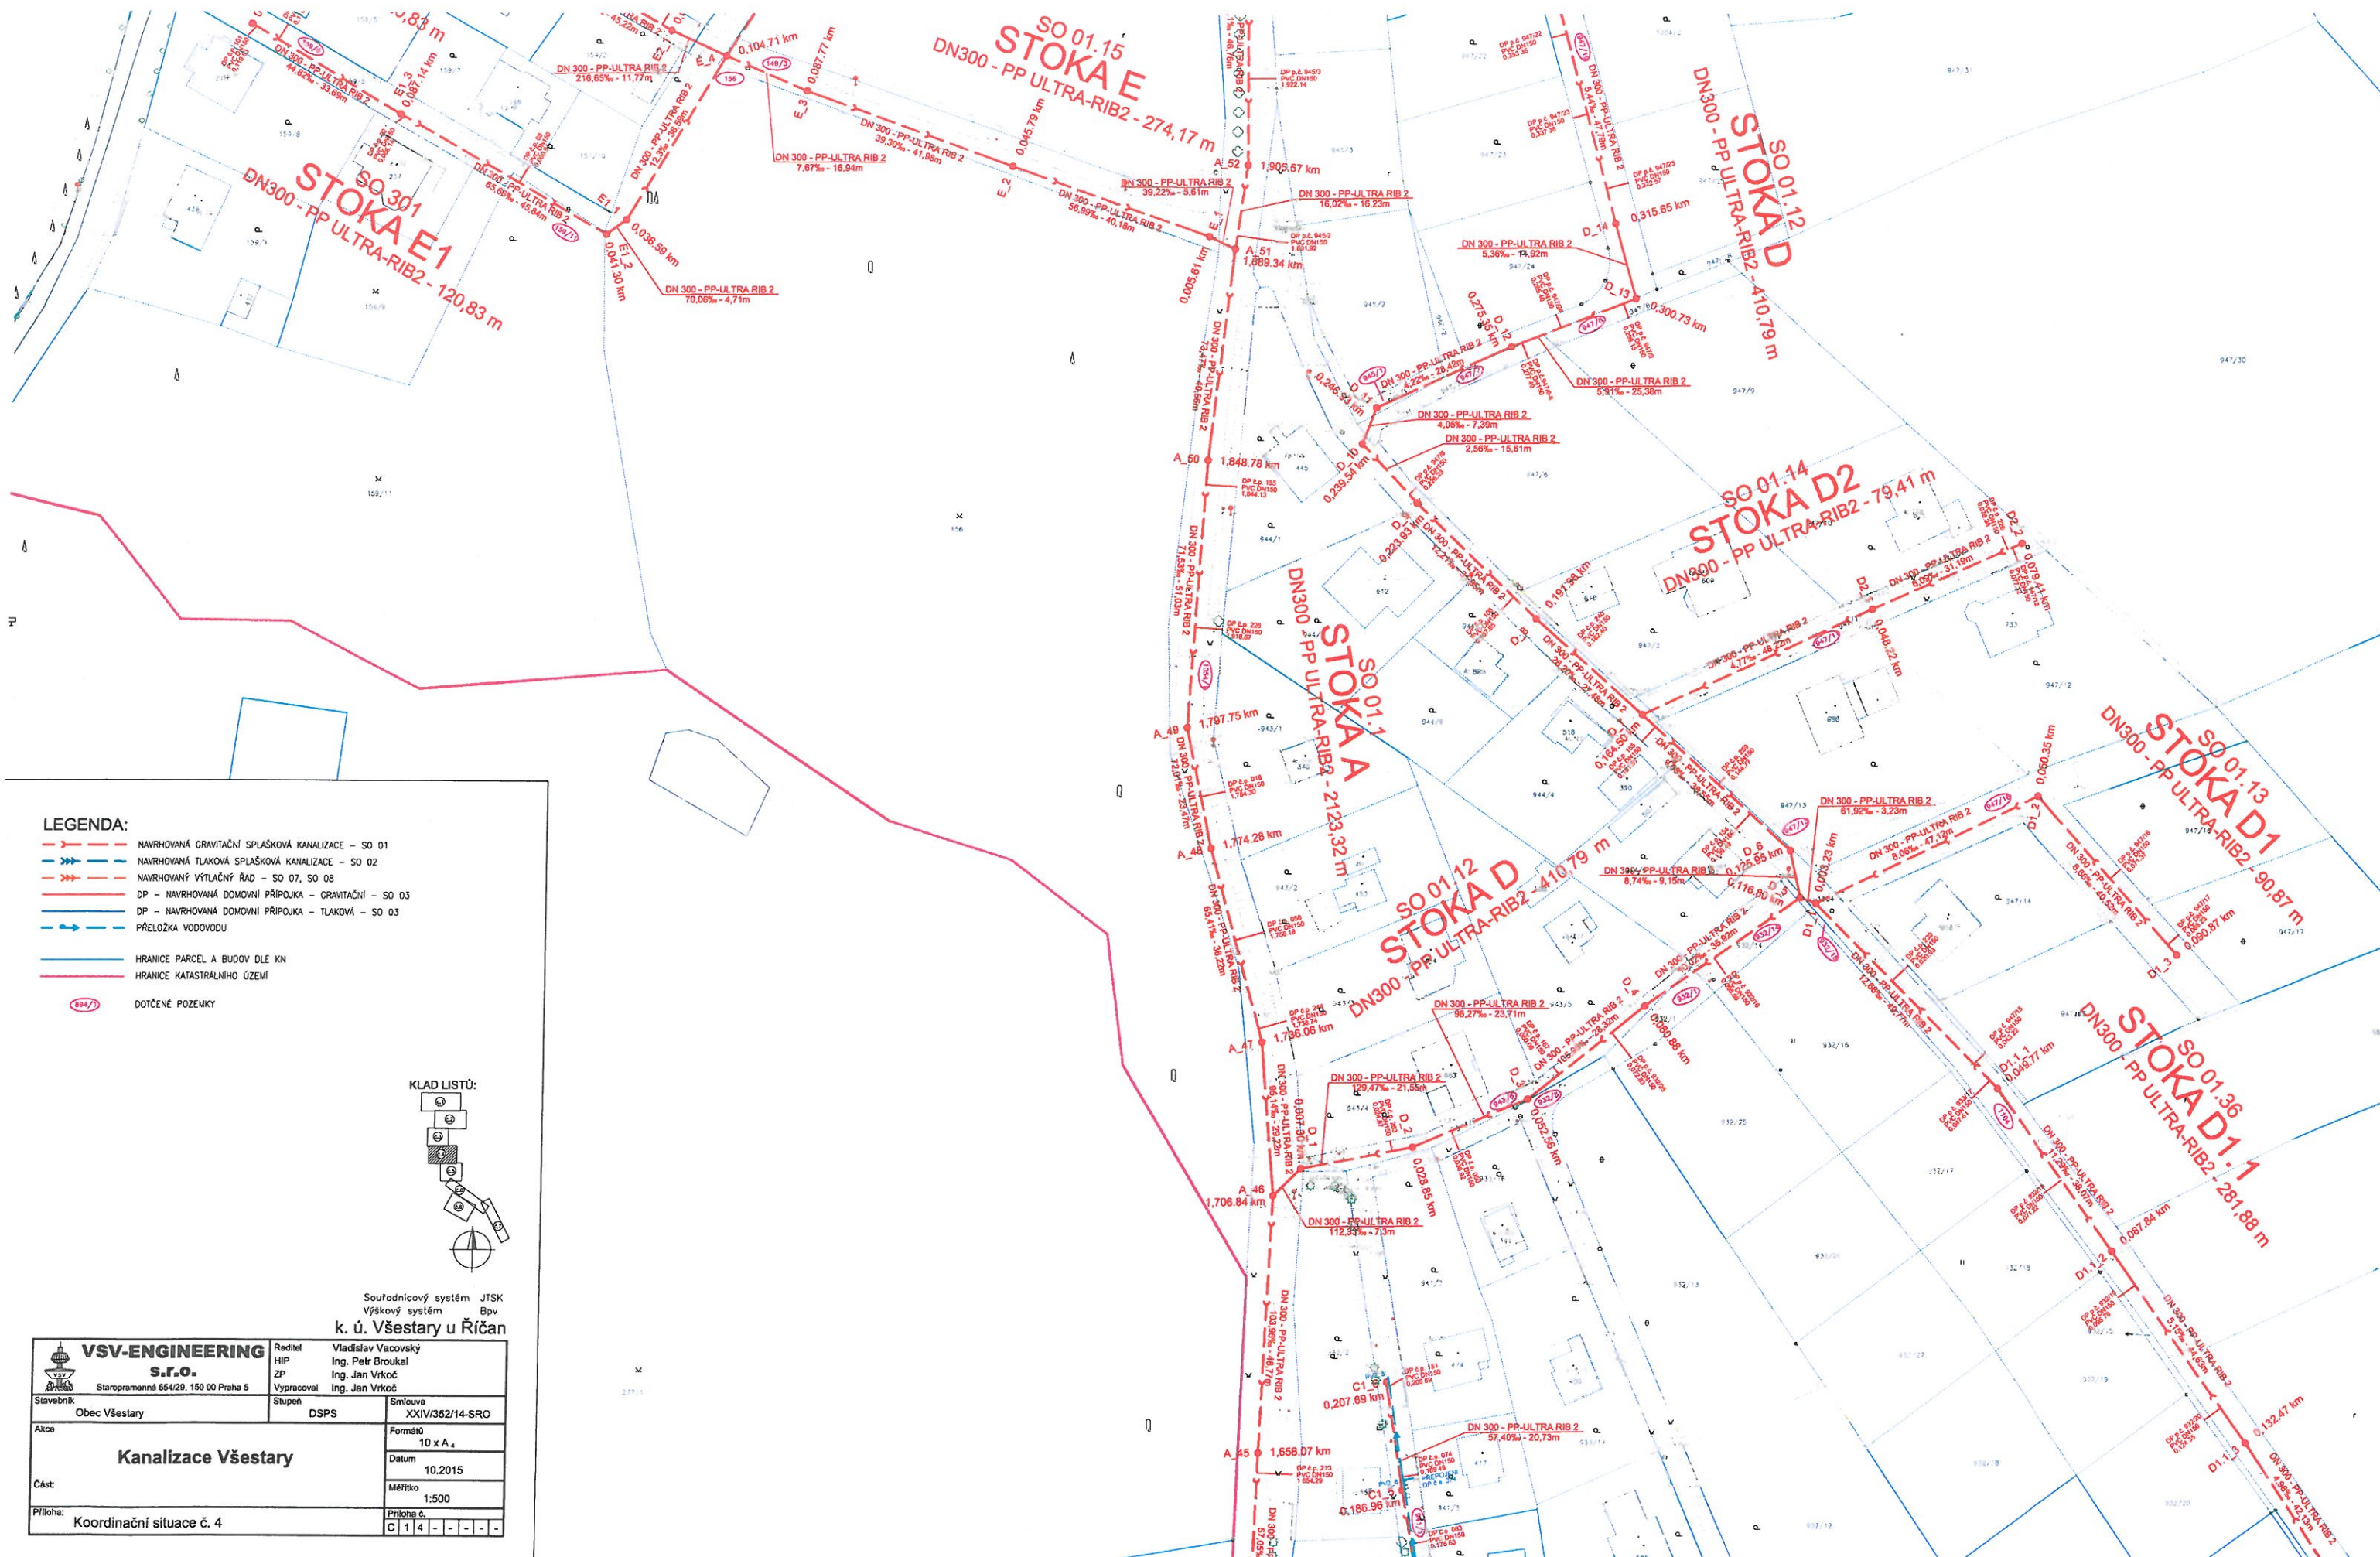

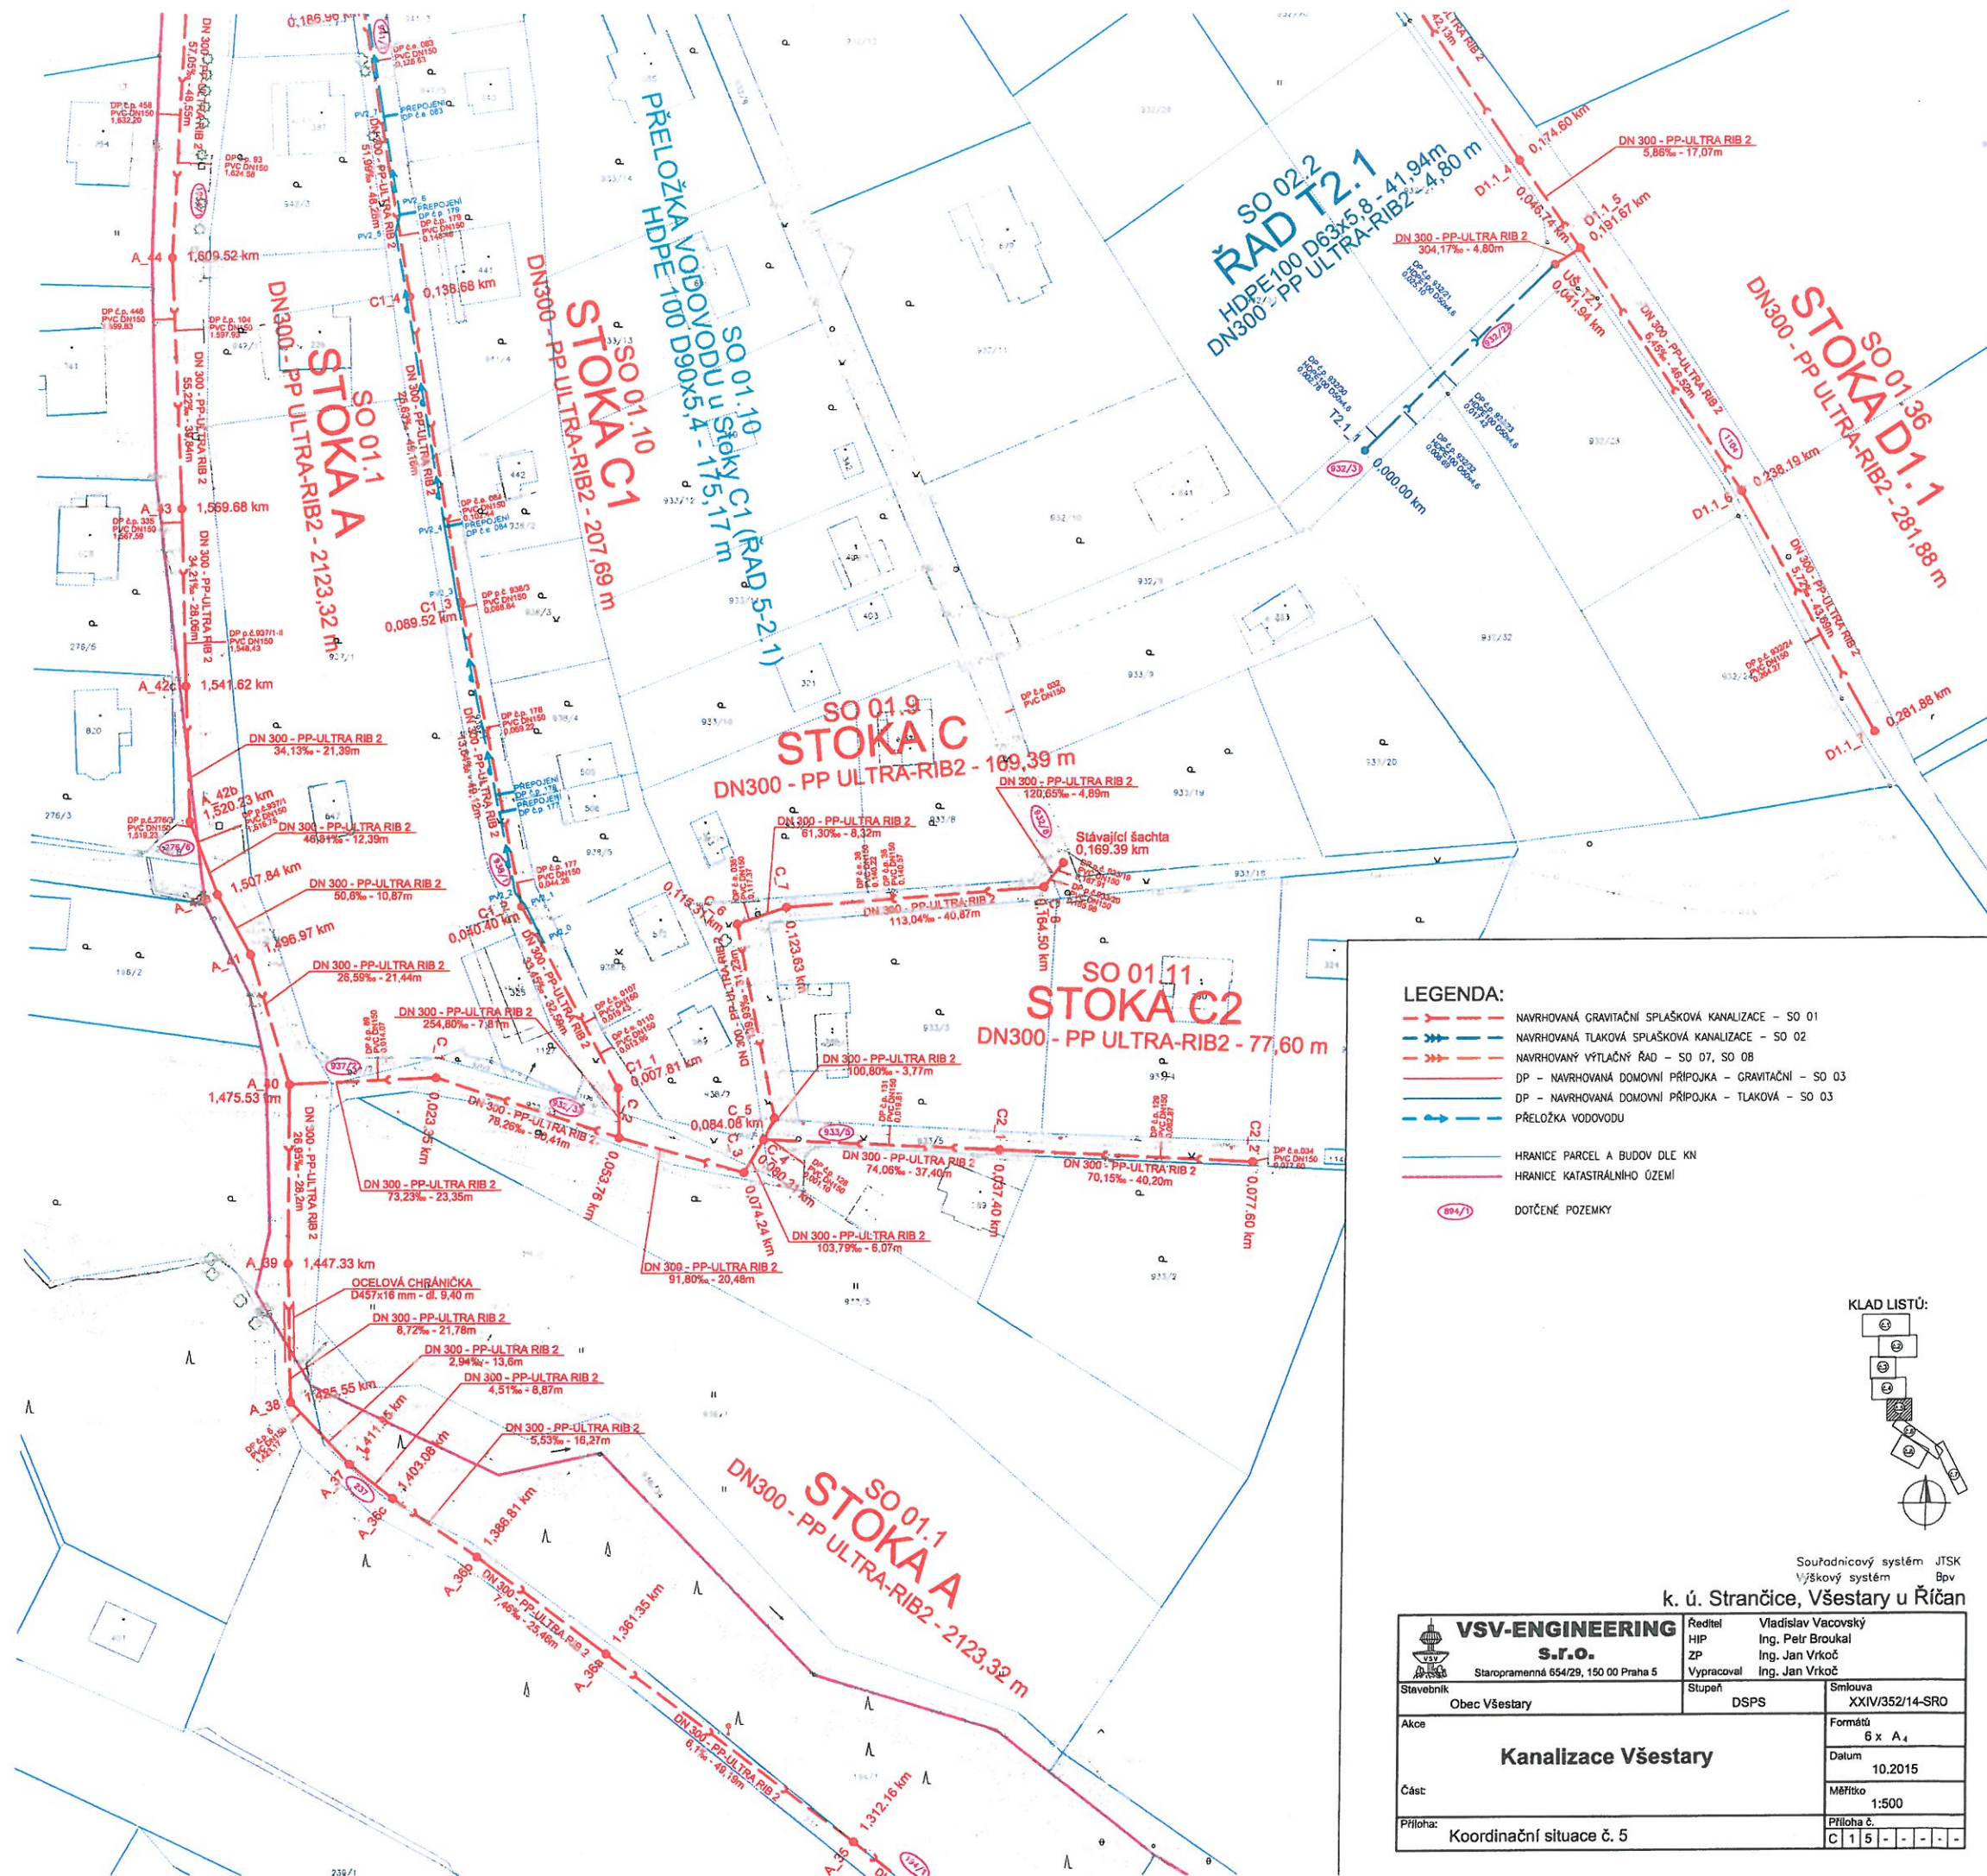


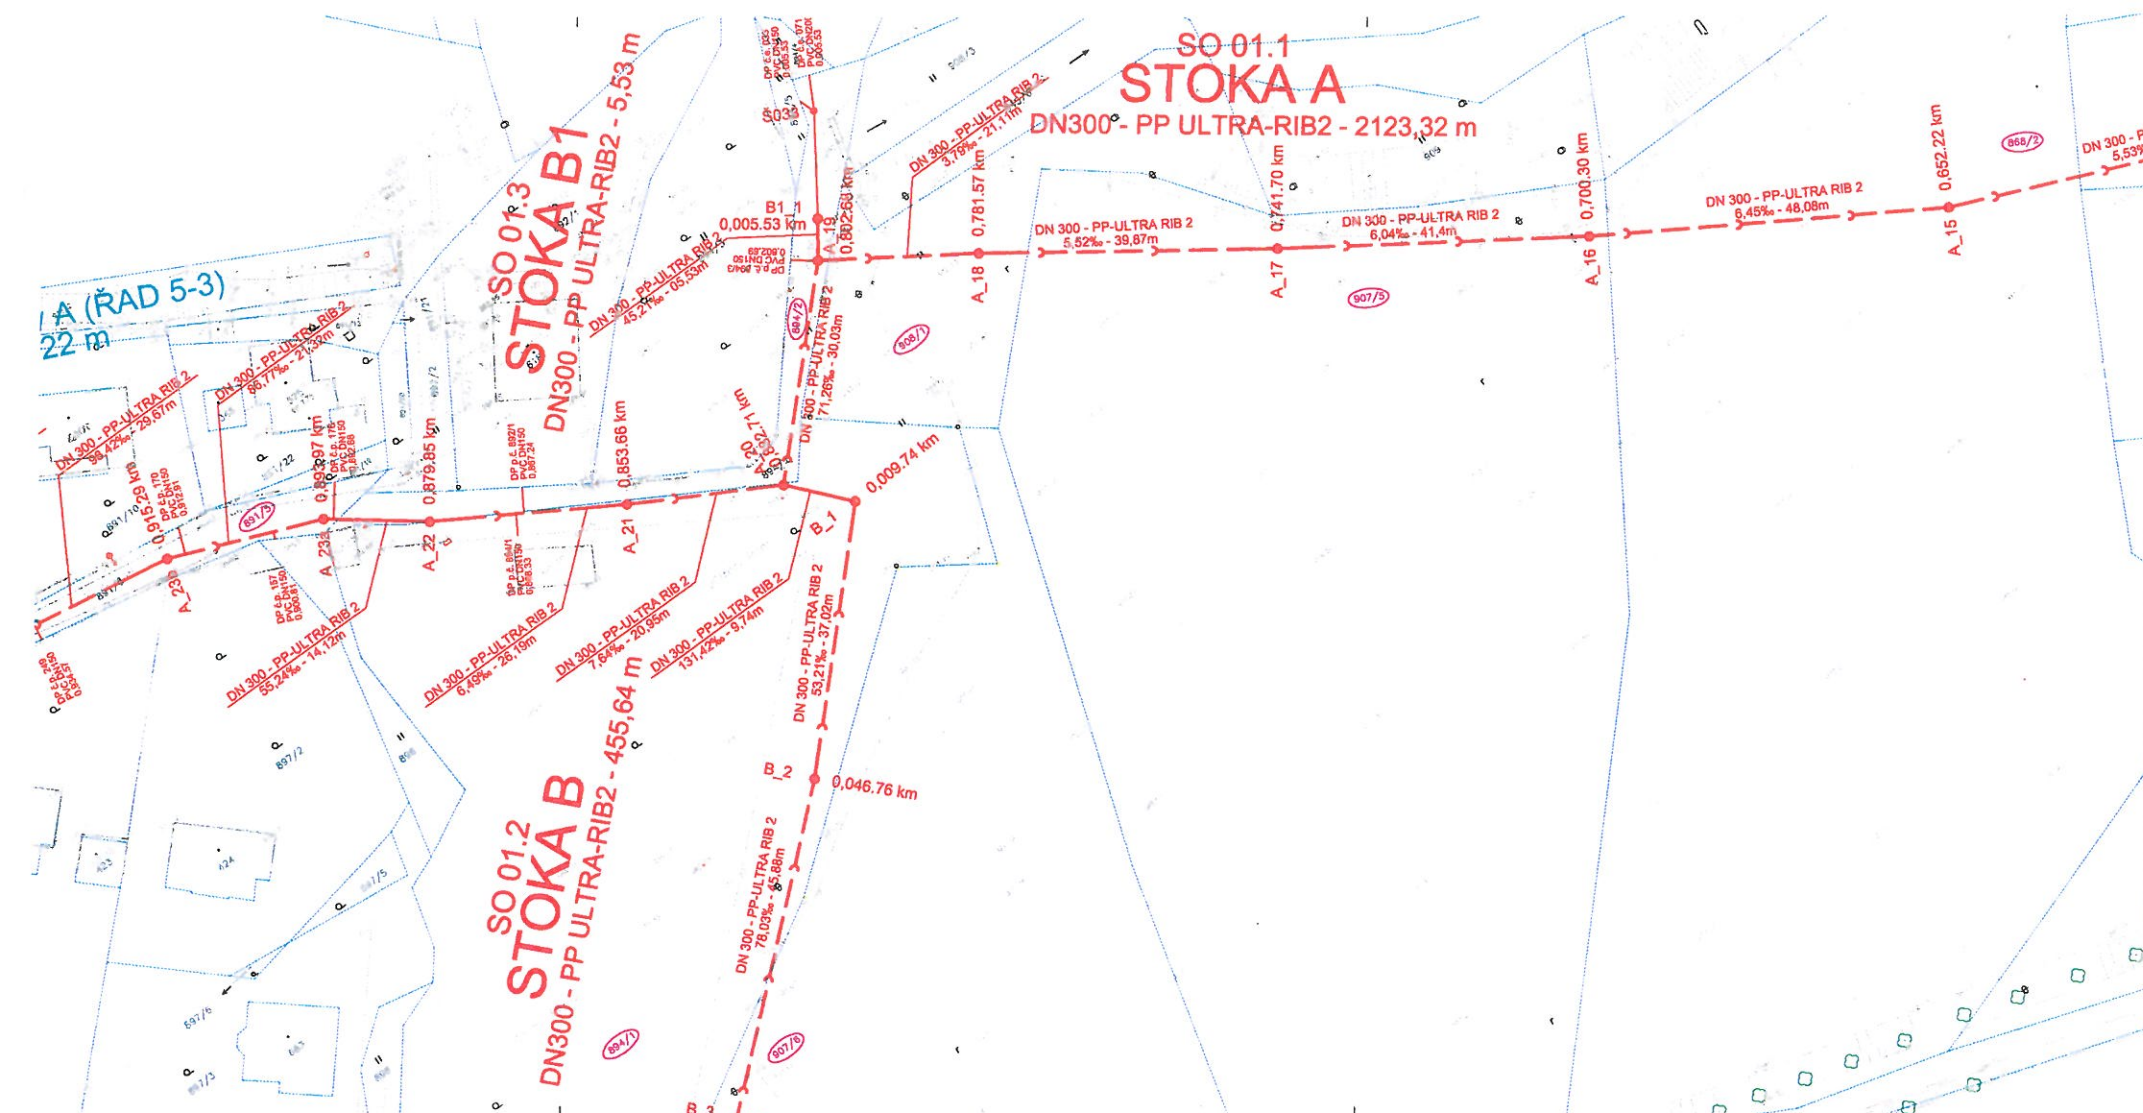

LEGENDA:


- NAVRHOVANÁ GRAVITAČNÍ SPLAŠKOVÁ KANALIZACE - SO 01
- NAVRHOVANÁ TLAKOVÁ SPLAŠKOVÁ KANALIZACE - SO 02
- NAVRHOVANÝ VÝTLAČNÝ ŘAD - SO 07, SO 08
- DP - NAVRHOVANÁ DOMOVNÍ PŘÍPOJKA - GRAVITAČNÍ - SO 03
- DP - NAVRHOVANÁ DOMOVNÍ PŘÍPOJKA - TLAKOVÁ - SO 03
- PŘELOŽKA VODOVODU
- HRANICE PARCEL A BUDOV DLE KN
- HRANICE KATASTRÁLNÍHO ÚZEMÍ
- DOTČENÉ POZEMKY


KLAD LISTŮ:

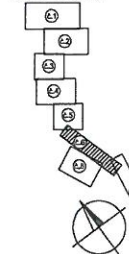

Souřadnicový systém JTSK
Výškový systém Bpv
k. ú. Strančice, Věstary u Říčan

 VSV-ENGINEERING S.r.o. Staropramenná 654/29, 150 00 Praha 5	Ředitel Vladislav Vácoňský HIP Ing. Petr Broukal ZP Ing. Jan Vrkoč Vypracoval Ing. Jan Vrkoč	
	Stavebník Obec Věstary	Stupeň DSPS
Akce Kanalizace Věstary Část:	Smlouva XXIV/352/14-SRO Formát 8 x A ₄ Datum 10.2015 Měřítko 1:500	
	Příloha: Koordinační situace č. 6	

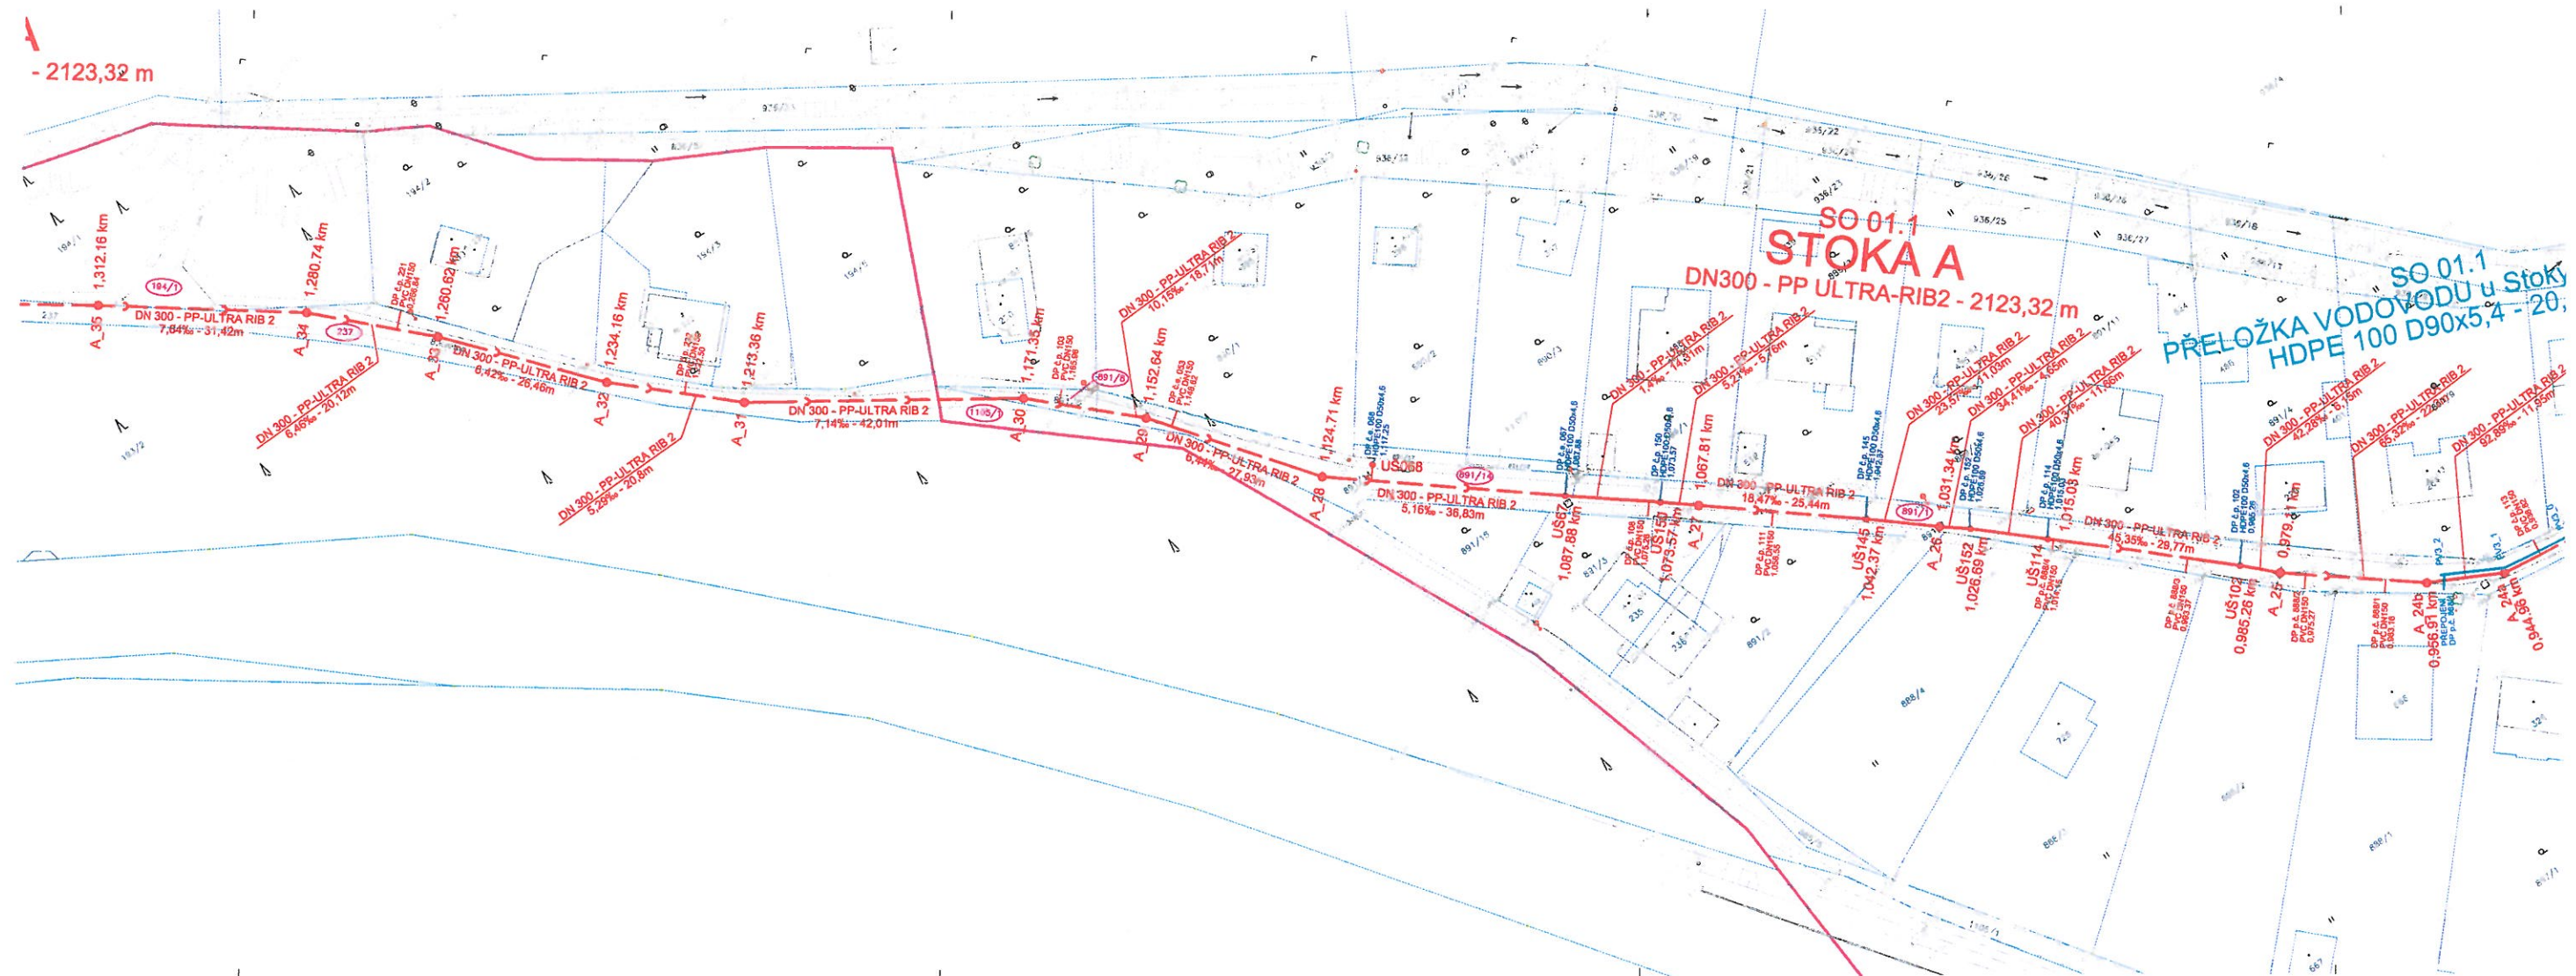


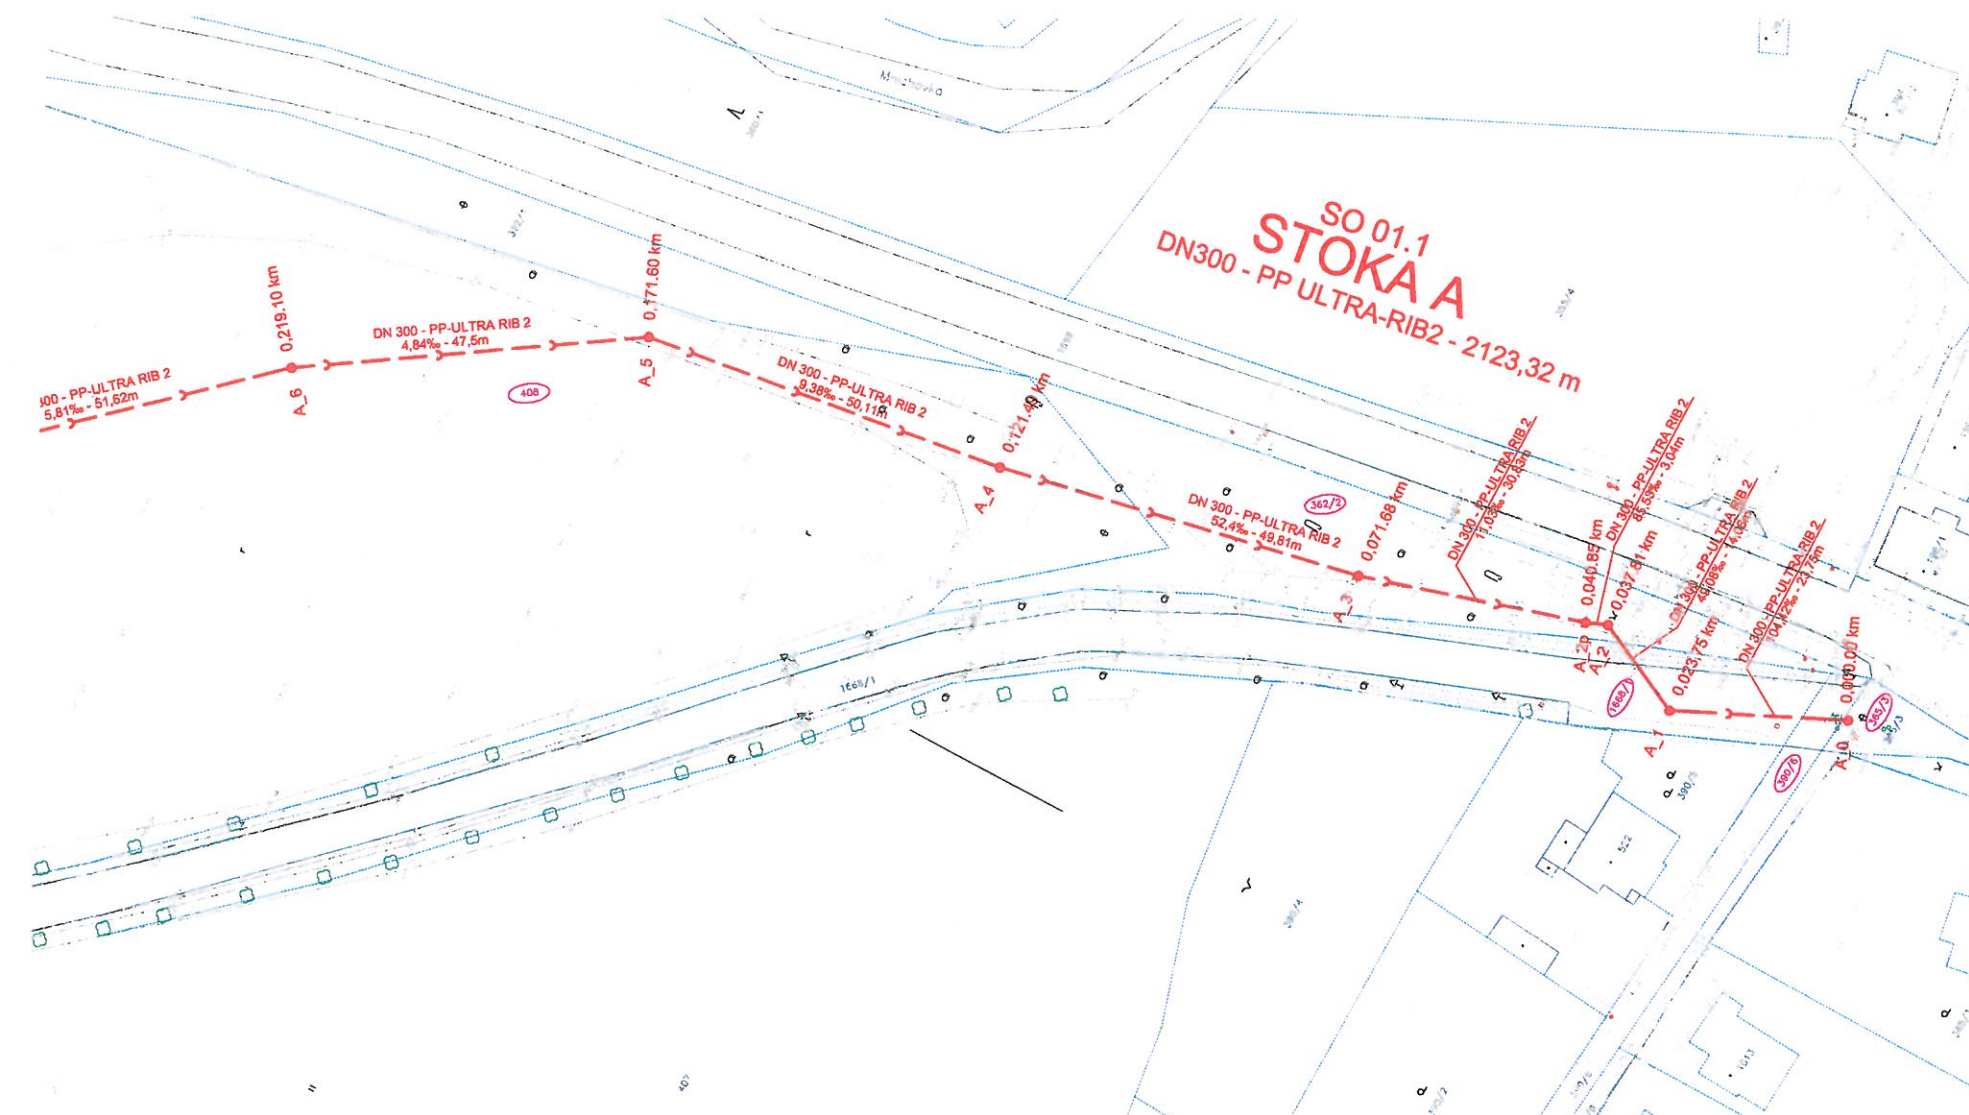

LEGENDA:

- NAVROVANÁ GRAVITAČNÍ SPLAŠKOVÁ KANALIZACE - SO 01
- NAVROVANÁ TLAKOVÁ SPLAŠKOVÁ KANALIZACE - SO 02
- NAVROVANÝ VÝTLAČNÝ ŘAD - SO 07, SO 08
- DP - NAVROVANÁ DOMOVNÍ PŘÍPOJKA - GRAVITAČNÍ - SO 03
- DP - NAVROVANÁ DOMOVNÍ PŘÍPOJKA - TLAKOVÁ - SO 03
- PŘELOŽKA VODOVODU
- HRANICE PARCEL A BUDOV DLE KN
- HRANICE KATASTRÁLNÍHO ÚZEMÍ
- DOTČENÉ POZEMKY


KLAD LISTŮ:

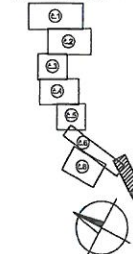

Souřadnicový systém JTSK
Výškový systém Bpv

k. ú. Mnichovice u Říčan, Všešary u Říčan

 VSV-ENGINEERING S.r.o. Staropramenná 654/28, 150 00 Praha 5	Ředitel Vladislav Vacovský HIP Ing. Petr Broukal ZP Ing. Jan Vrkoč Vypracoval Ing. Jan Vrkoč	
	Stavebník Obec Všešary	Smlouva XXIV/352/14-SRO
Akce Kanalizace Všešary		Formát 7 x A ₄
Část:		Datum 10.2015
Příloha: Koordinační situace č. 7		Měřítko 1:500
		Příloha č. C 1 7 - - - -

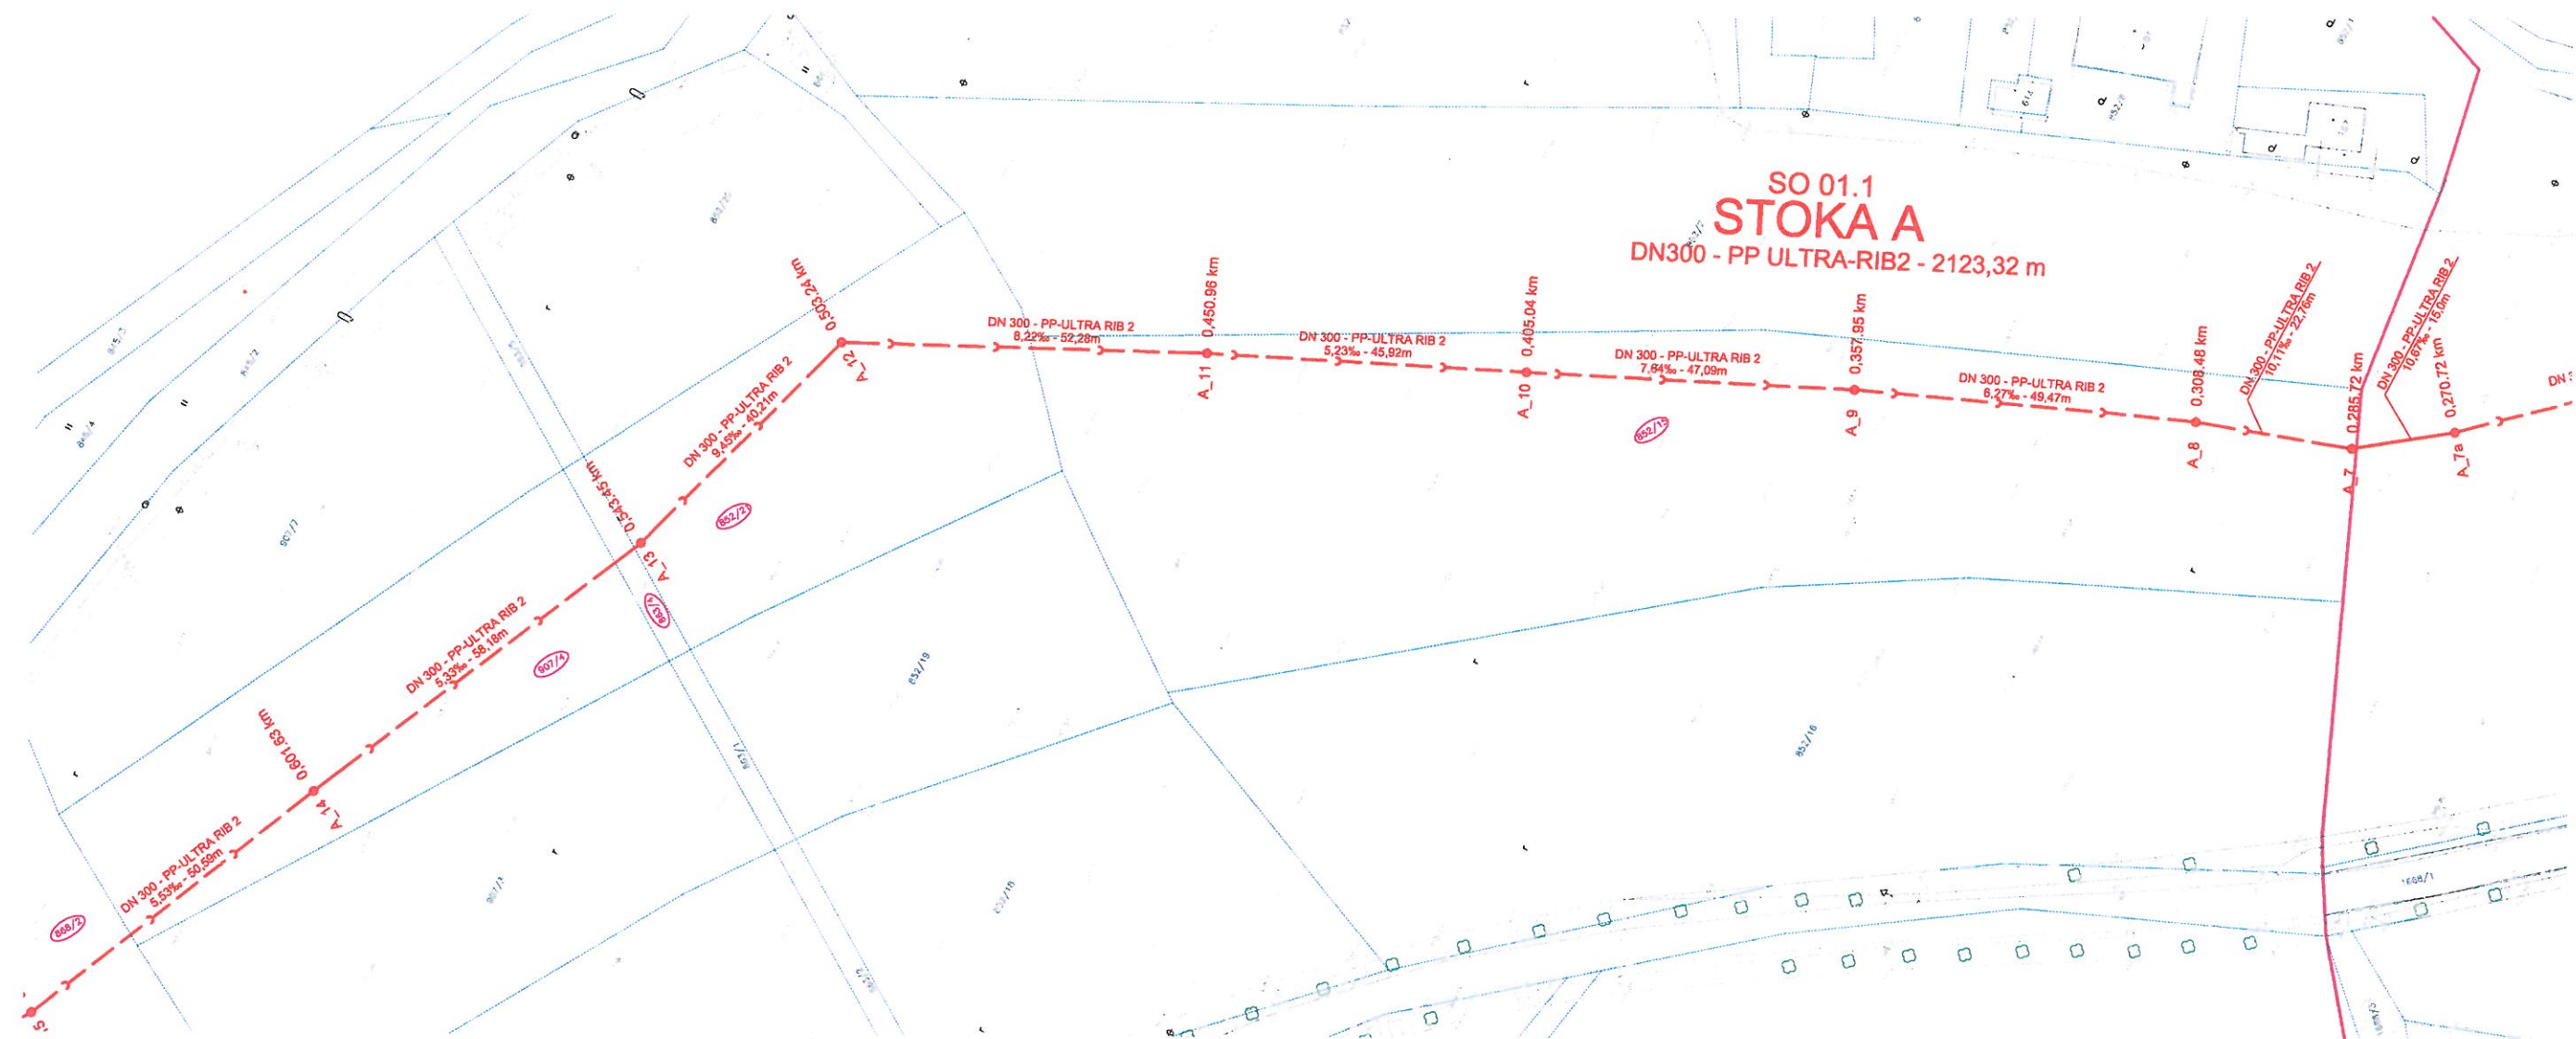

 NAVRHOVANÁ GRAVITAČNÍ SPLAŠKOVÁ KANALIZACE - SO 01
 NAVRHOVANÁ TLAKOVÁ SPLAŠKOVÁ KANALIZACE - SO 02
 NAVRHOVANÝ VÝTLAČNÝ ŘÁD - SO 07, SO 08
 DP - NAVRHOVANÁ DOMOVNÍ PŘÍPOJKA - GRAVITAČNÍ - SO 03
 DP - NAVRHOVANÁ DOMOVNÍ PŘÍPOJKA - TLAKOVÁ - SO 03
 PŘELOŽKA VODOVODU
 HRANICE PARCEL A BUDOV DLE KN
 HRANICE KATASTRÁLNÍHO ÚZEMÍ
 DOTČENÉ POZEMKY

 VSV-ENGINEERING S.R.O. Staropramenná 654/29, 150 00 Praha 5	Ředitel HIP ZP	Vladislav Vacovský Ing. Petr Broukal Ing. Jan Vrkoč Ing. Jan Vrkoč
	Stavebník Obec Věstary	Stupeň DPS
Akce Kanalizace Věstary		Formát 8 x A ₄
Část		Datum 10.2015
Příloha: Koordinační situace č. 8		Měřítko 1:500
		Příloha č. C 1 8 - - - -